


Planta 1ª

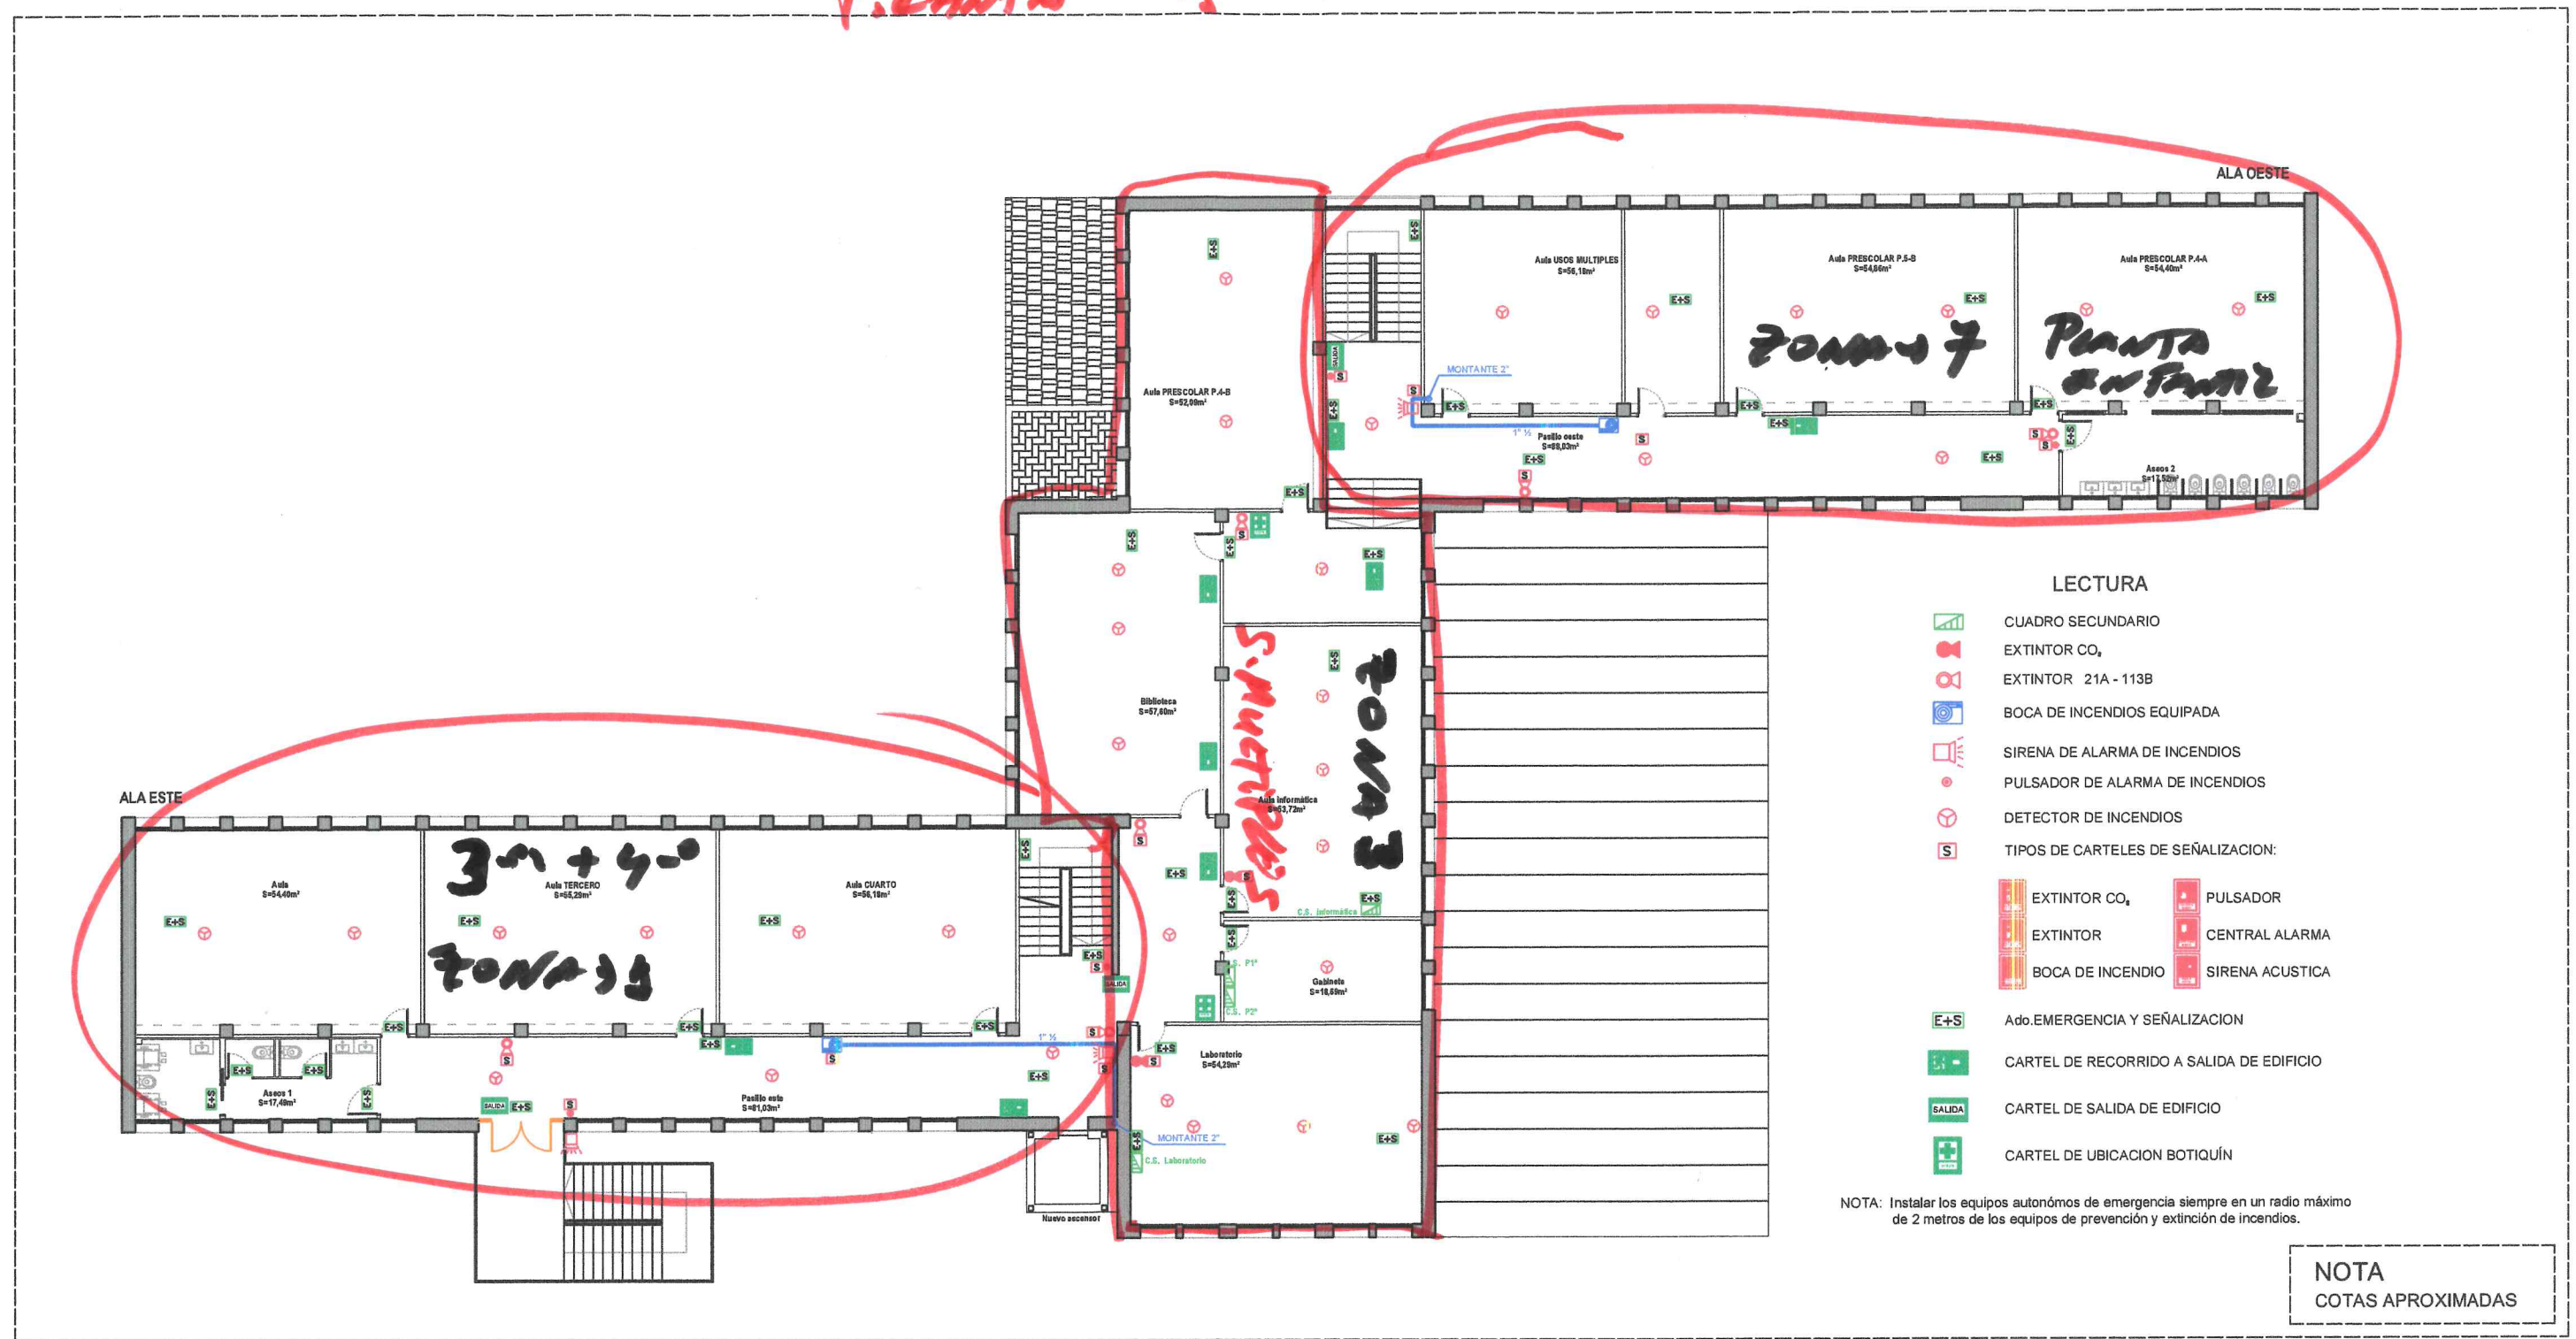

PROYECTO DE MODIFICACIÓN NO SUSTANCIAL
ADECUACIÓN, REFORMA Y EQUIPAMIENTO DEL COLEGIO "EL TRINQUET"

PROMOTOR
AJUNTAMENT DE PEDREGUER

EMPLAZAMIENTO
C/ CANONGE VALERIÀ COSTA Nº 7 - PEDREGUER

NOMBRE DE PLANO
PLANTA PRIMERA - INSTALACIÓN CONTRA INCENDIOS

PLANO nº REDACTOR DEL PROYECTO
ROBERTO MORATAL OLASO

59

ESCALA
1/200

FECHA
28/07/2022